
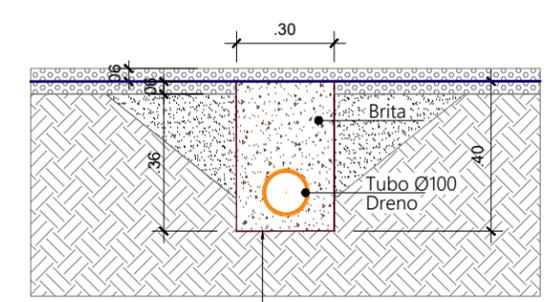
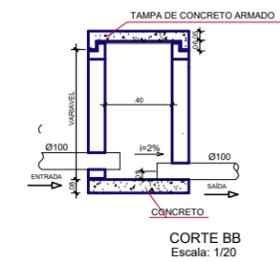
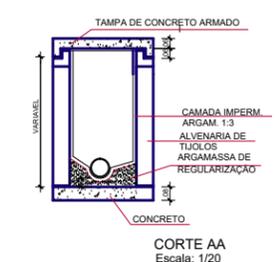


PLANTA BAIXA DRENAGEM
ESCALA:1/100


DETALHES DA CAIXA DE INSPEÇÃO

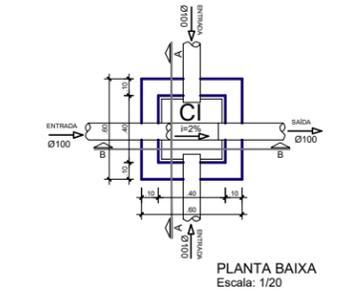


Detalhe do Dreno
esc: sem

QUADRO DE ÁREAS	
CAMPO SOCIETY=	1.075,00m ²
IMPLANTAÇÃO =	1.305,82m ²
TERRENO =	1.305,81m ²

Obs:
CI - Caixa de inspeção
i - Declividade

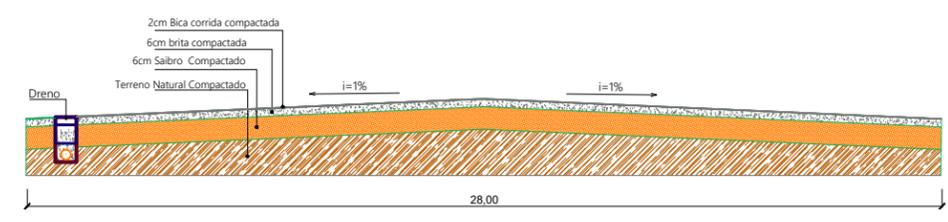

Detalhe Declividade do Campo
esc: sem

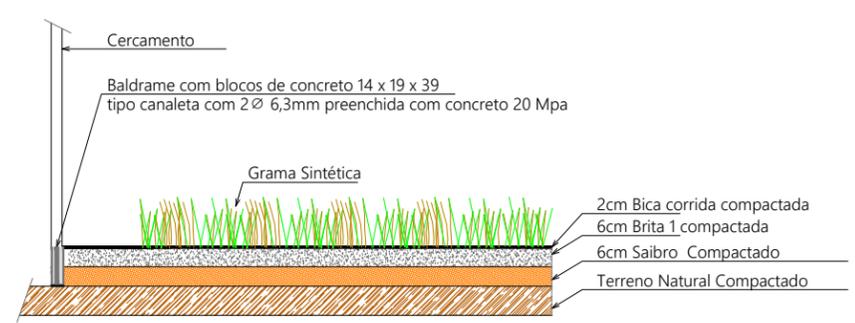

Detalhe Perfil do Campo
esc: sem

Projeto:	ARQUITETÔNICO	
Cliente:	PREFEITURA MUNICIPAL DE RANCHO QUEIMADO	
Endereço:	RUA ROMANOS GOEDERT, 1712 - TAQUARAS RANCHO QUEIMADO/SC	
Edificação:	QUADRA DE FUTEBOL SOCIETY	
Descrição Planta:	PLANTA BAIXA DRENAGEM QUADRA DE FUTEBOL E DETALHES	Escala INDICADA
JOSÉ TADEU DA CUNHA ENGENHEIRO CIVIL - CREA/SC 5847-2 FONE: (48) 3024 4216 - 99972 1642	Revisão:	Prancha
	Data:	00
	06/10/2021	02/02
	Desenhista:	Jailson E. Correa